


LEGENDE:	
	Grundgrenze
	KG Grenze
	Fahrbahn
	Gehsteig / Radweg
	Grünfläche
	Projekt
	Bestand
	Abbruch
	Kanal
	Strom
	Wasserleitung
	Gas
	Kabel Plus
	Telefon Freileitung

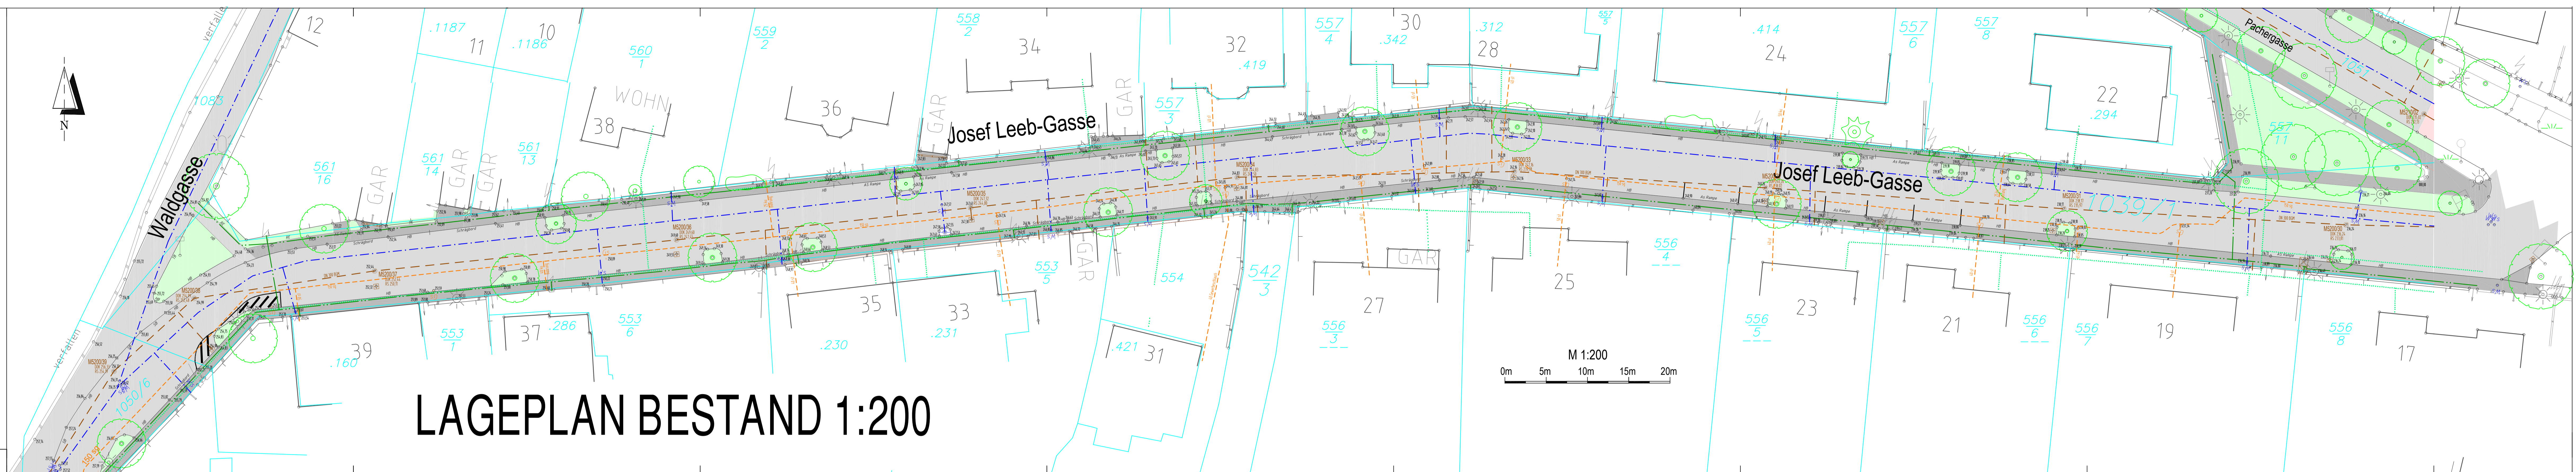

LAGEPLAN BESTAND 1:200

AUFTRAGGEBER: MG Maria Enzersdorf
Hauptstraße 37, 2344 Maria Enzersdorf

JOSEF LEEB GASSE SÜDTIROLERSTRASSE

ART DES PROJEKTES:
AUSSCHREIBUNGSUNTERLAGEN 2017

EINLAGE NR.:
2


JOSEF LEEB GASSE STRASSENBAU

MASSSTAB:
1:200

Projektant: Parie:

Dipl. Ing.
Helmut Rennhofer
Zivilingenieur f. Kulturtechnik und
Wasserwirtschaft
2344 Maria Enzersdorf, Hofgasse 21
Mobiltelefon (43) 0664/3554422
email: rennhofer@aon.at
website: rennhofer.co.at

Maria Enzersdorf, am 03.05.2017 GZ 31516

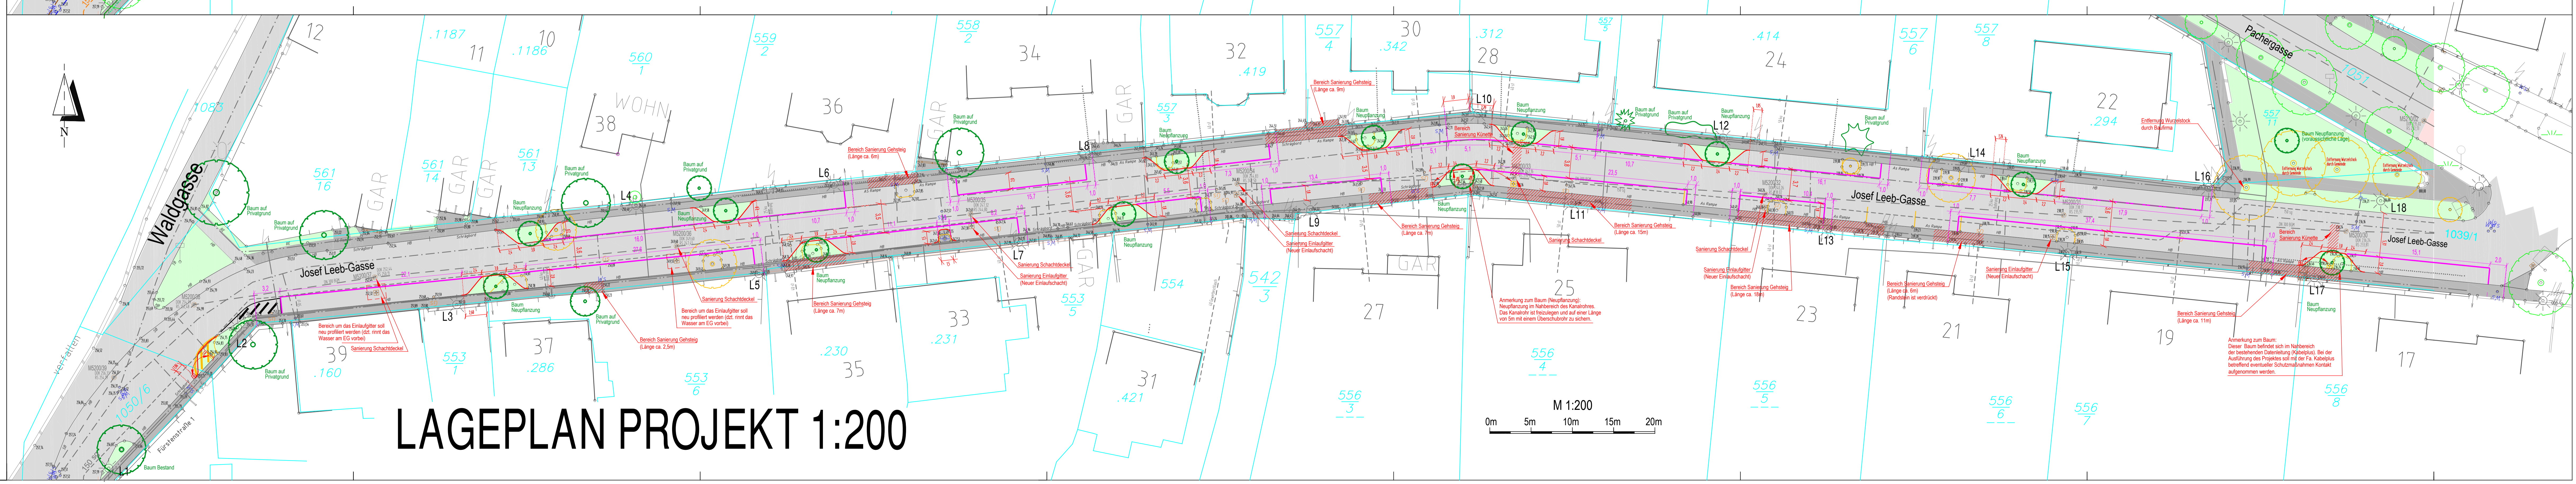

LAGEPLAN PROJEKT 1:200